


- 1 Acceso principal
- 2 Acceso de servicio-suministros
- 3 Acceso rodado aparcamiento
- 4 Acceso peatonal aparcamiento
- 5 Zona libre/ajardinada
- 6 Pista polivalente
- 7 Conexión con jardín botánico
- 8 Acceso Seccionador/Centro de transformación
- 9 Acceso exterior basuras cocinas
- 10 Vestibulo principal
- 11 Recepción/Consigna/Control Instalaciones
- 12 Sala de Ocio/Multifusos
- 13 Salón de Actos
 - 13.1 Escenario/Patio butacas
 - 13.2 Control de escena
- 14 Sala de Estudio
- 15 Aseos generales
- 16 Comedor
- 17 Cocina
 - 17.1 Zona de cocina
 - 17.2 Preparación en frío
 - 17.3 Espacio cámaras frigoríficas
 - 17.4 Lavado vajillas
 - 17.5 Basuras
 - 17.6 Vestibulo de Independencia
 - 17.7 Barra/Servicio de comedor
- 18 Despacho Dirección
- 19 Oficina Administración
- 20 Archivo
- 21 Centralización cuadros eléctricos
- 22 Centro de Transformación/Seccionador
- 23 Limpieza
- ESC1 Escalera Protegida 1/ Acceso Garaje
- ESC2 Escalera Protegida 2
- ESC3 Escalera Protegida 3
- ESC4 Acceso Garaje/Escalera Protegida 4
- 39 Espacio para máquinas expendedoras

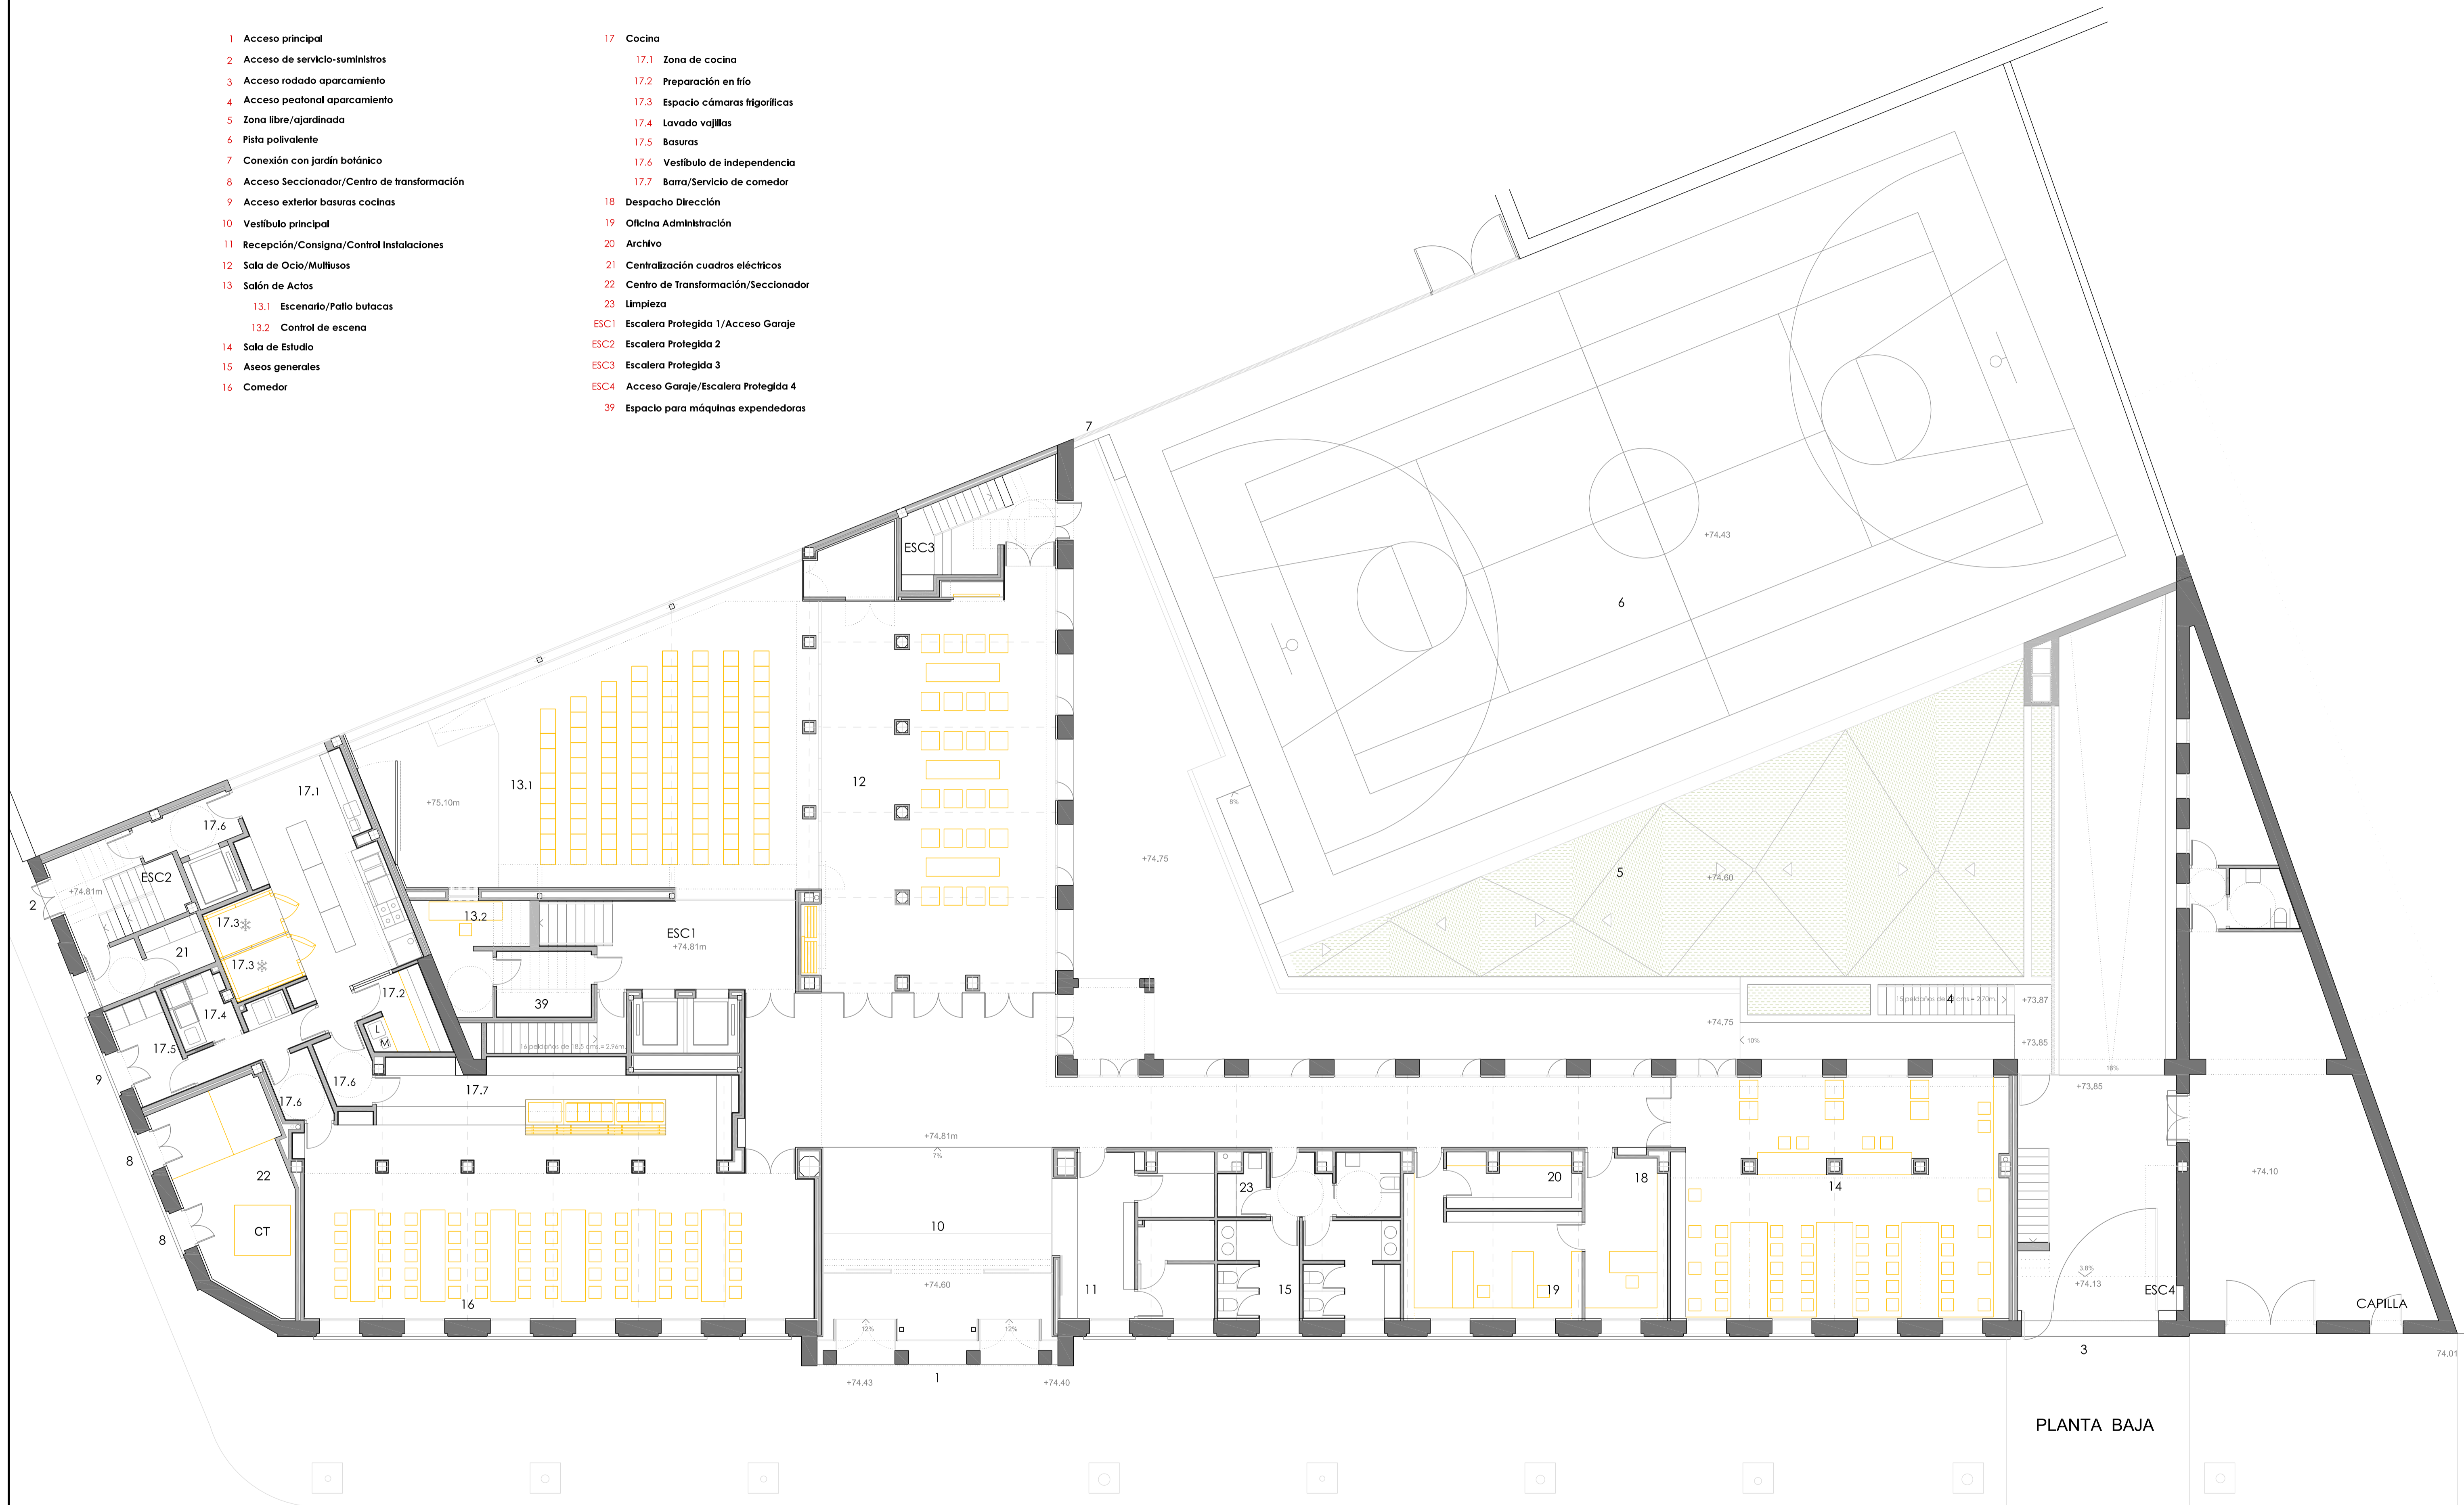

PLANTA BAJA

PLANO N°:	2	UNIVERSIDAD DE CÁDIZ	
		COLEGIO MAYOR UNIVERSITARIO	
		PLANTA BAJA	ESCALA 1:100
		ÁREA DE INFRAESTRUCTURAS SERVICIO DE OBRAS Y PROYECTOS	DIBUJADO: 02-2019